



PŮDORYS

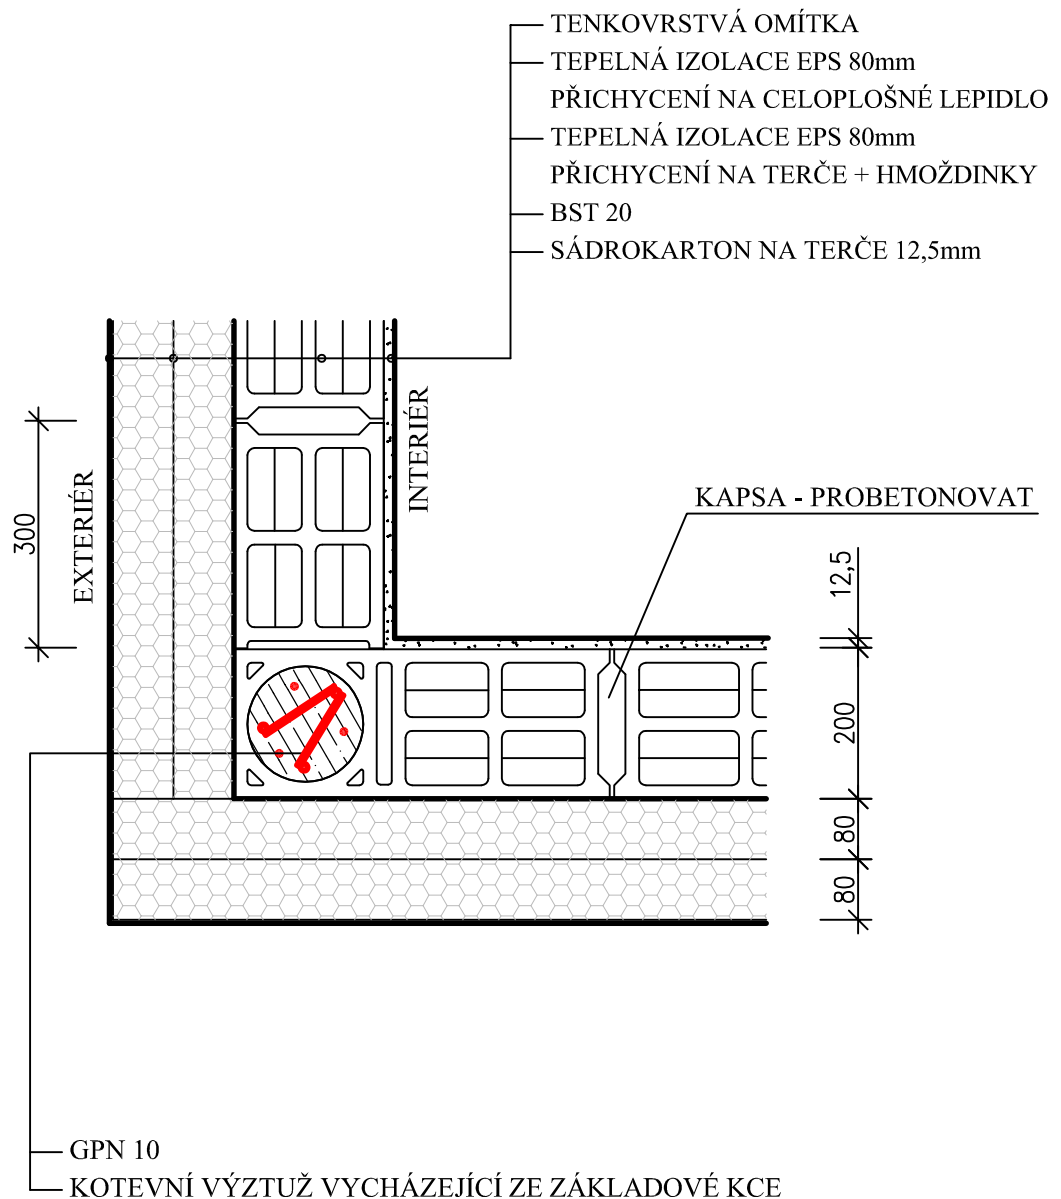

detail vypracován dle technické podpory od firmy NESS CZ s.r.o.

	NEICO, spol. s r. o. Politických vězňů 1346, 274 01 Slaný http://www.neico.cz	datum: 1/2012
	VNĚJŠÍ KONTAKTNÍ ZATEPLOVACÍ SYSTÉM NÁROŽÍ	formát: A4
		měřítko: 1:10
		č. v.: N-DVNE-02-12